

COMUNE DI MILAZZO  
( Prov. Messina )

PROGETTO PER IL RESTAURO E L'ADEGUAMENTO ALLA  
NORMATIVA VIGENTE DELLA CHIESA DI S.GIUSEPPE  
SITA NEL COMUNE DI MILAZZO

ELABORATI  
SHEMA IMPIANTO ELETTRICO  
scala 1:100



VISTI:


DITTA:

IL PROGETTISTA	Agglom.				
	DATA				


STUDIO DI ARCHITETTURA E RESTAURO ARCHITETTONICO: Arch. Melania Muscianisi  
Piazza Roma, 40 - 98057 Milazzo (Me) - Tel./Fax. 090 9223799



PIANTA PIANO TERRA

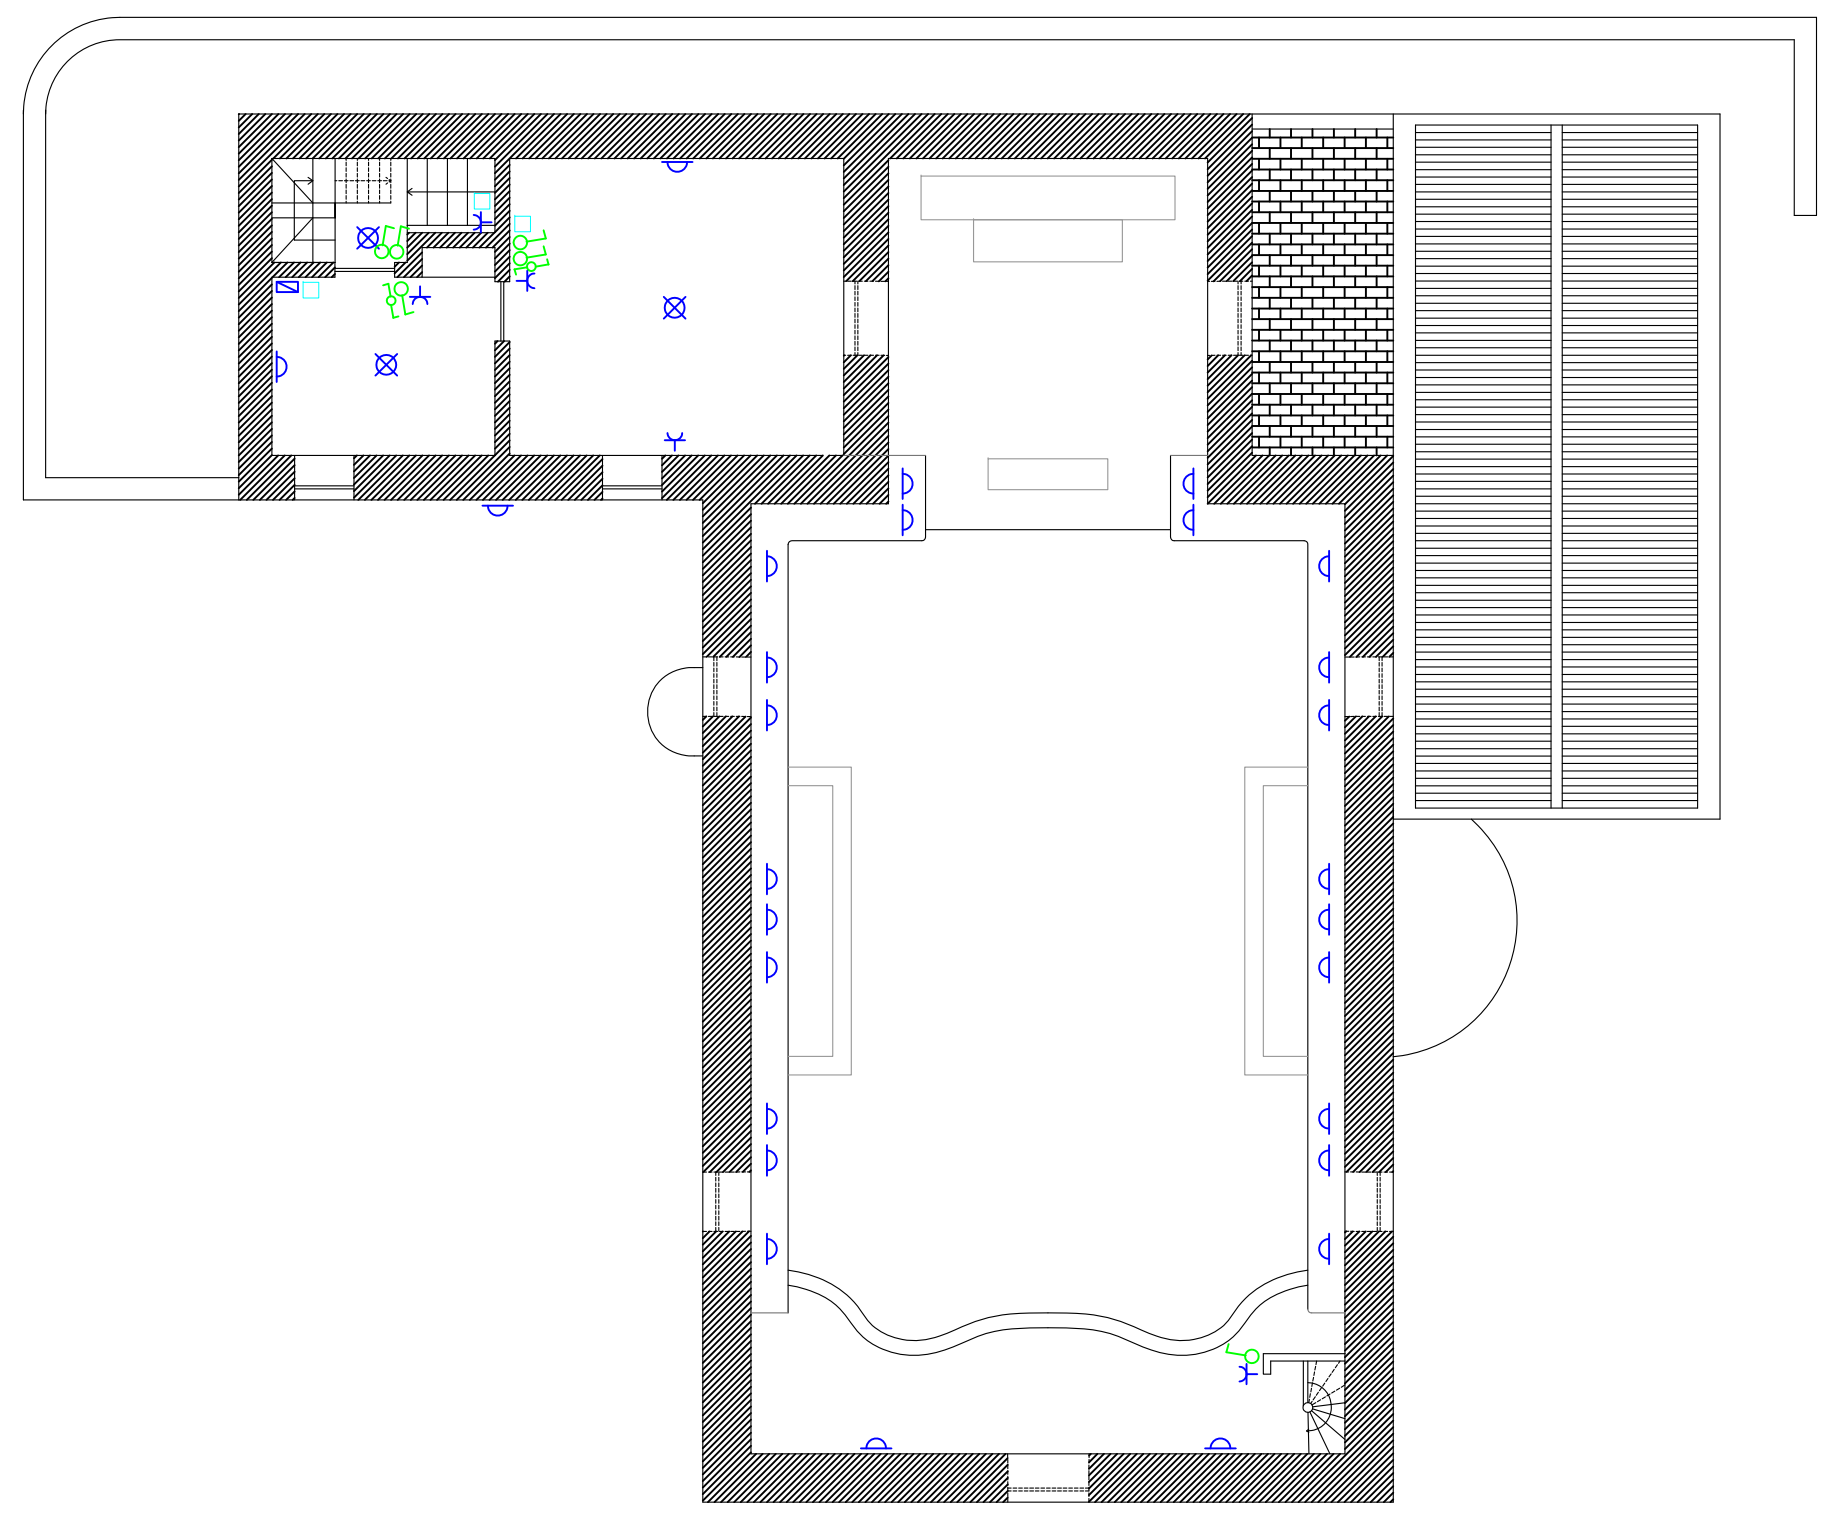

PIANTA PIANO PRIMO

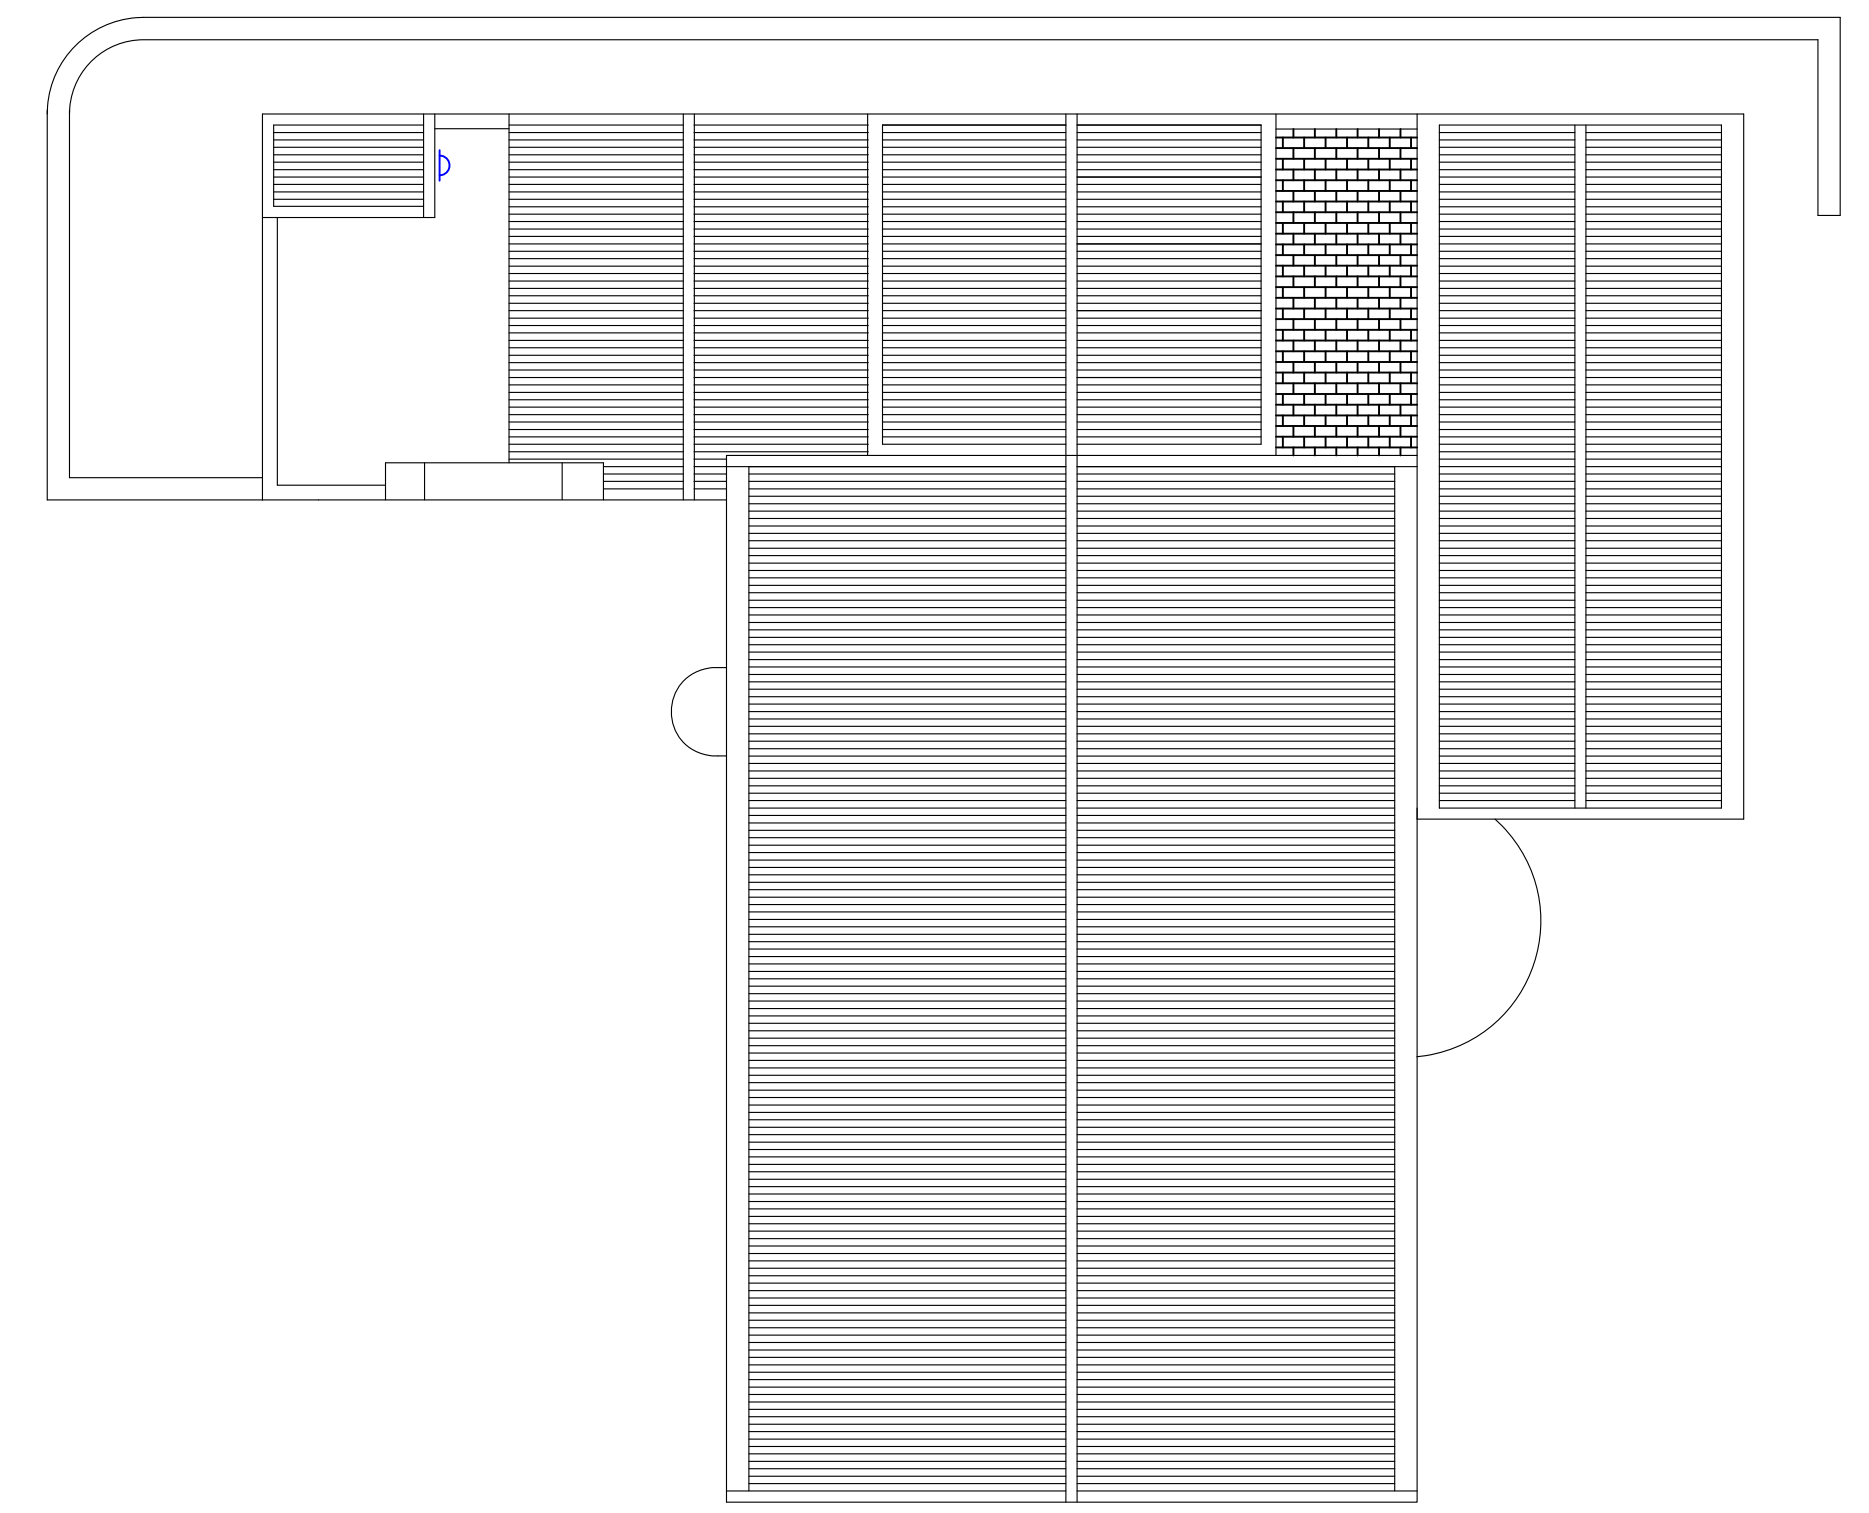

PIANTA PIANO COPERTURA